



HET  
SCHOOL  
ERF

## Verkooptekeningen

OMSCHRIJVING

**Bouwnummer 04**

PROJECT **25157 Woningbouwplan Oude school Kortgene**

PROJECTFASE **VERKOOP**

STATUS **DEFINITIEF**

DATUM **14-07-2026**

REVISIE **0**

 **KortGeytenbeek**  
architecten



**BLOUBERG**  
PROJECTONTWIKKELING



## Renvooi

### Algemeen:

- alle maatvoering betreft ruwbouw maatvoering en is niet geschikt voor opdrachten door koper(s) aan derden (bijvoorbeeld de keukeninrichting)
- alle maatvoeringen zijn in mm (millimeters)
- basisaansluitpunten keuken conform technische omschrijving
- elektraplan op hoofdlijnen voor verkoop (bewoners)
- elektraplan verder uit te werken door installateur / installatieadviseur
- elektra algemene verlichting en technische installaties niet aangegeven op deze tekening
- basishoogte schakelaar 1050mm + bk. vloer
- basishoogte wandcontactdoos 200mm + bk. vloer
- noodverlichting en vluchtweg aanduidingen conform NEN 6088 & NEN-ISO-7010

### Legenda:



Woning



OMSCHRIJVING

## Overzicht

PROJECT **25157 Woningbouwplan Oude school Kortgene**

SCHAAL


1:500



**KortGeytenbeek**  
architecten




**BLOUBERG**  
PROJECTONTWIKKELING

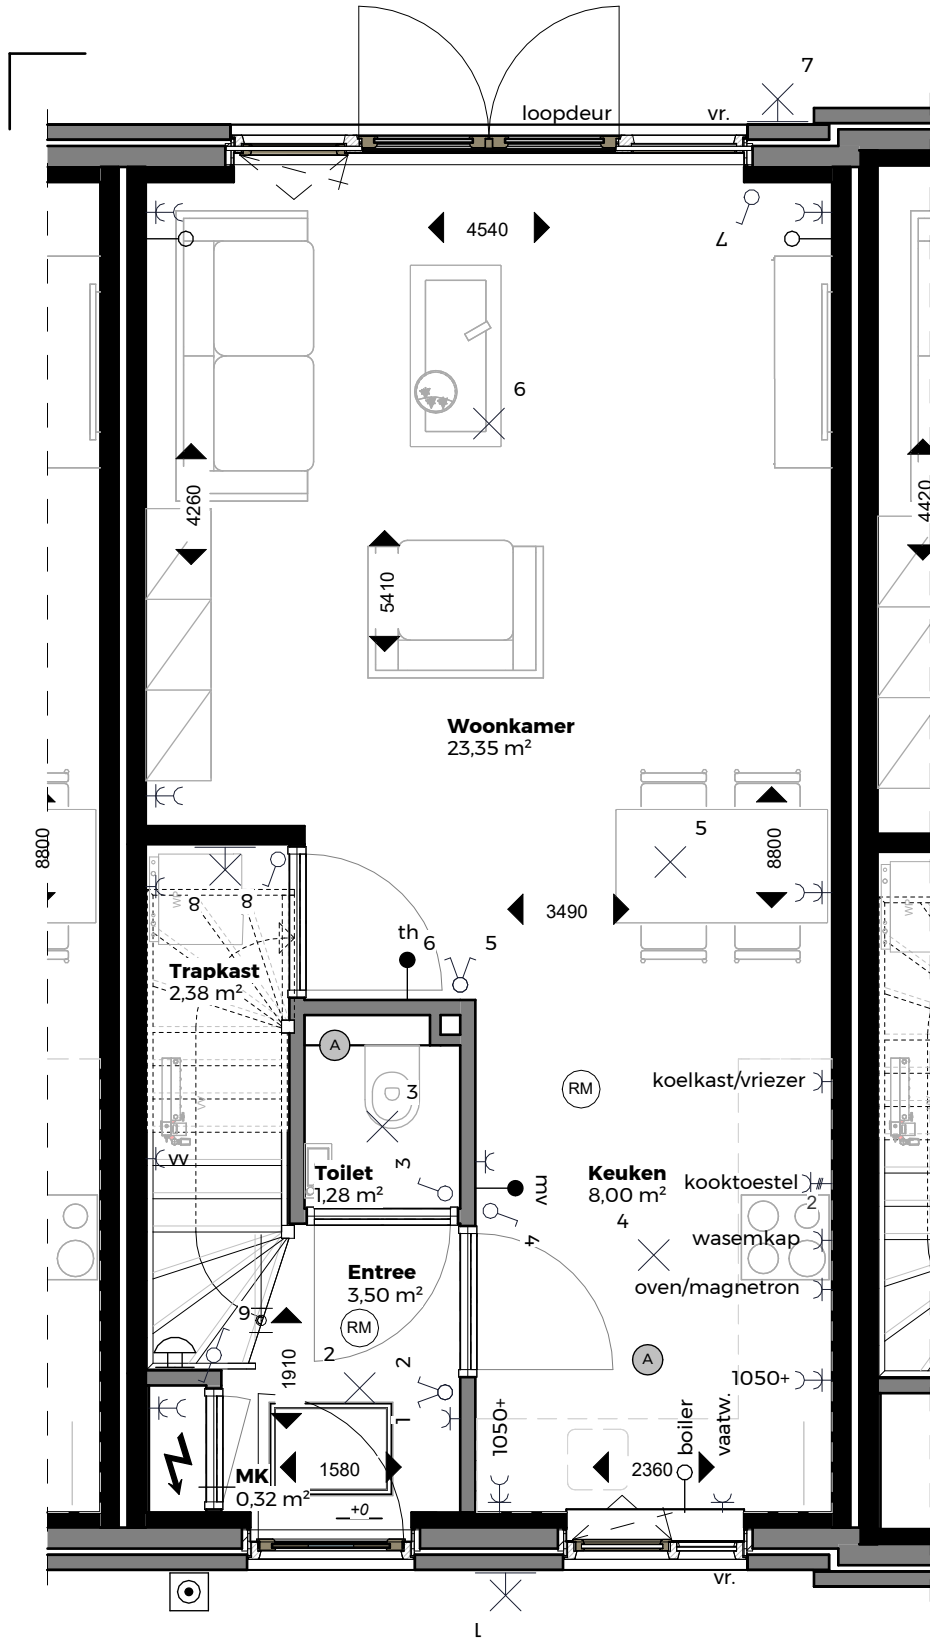

OMSCHRIJVING

## Begane grond

 PROJECT 25157 Woningbouwplan Oude school Kortgene



SCHAAL 1:50

## Renvooi


### Elektra:

|  |                                                                                                  |
|--|--------------------------------------------------------------------------------------------------|
|  | enkel wandcontactdoos geaard                                                                     |
|  | dubbel wandcontactdoos geaard                                                                    |
|  | enkel wandcontactdoos geaard, krachtstroom                                                       |
|  | enkel wandcontactdoos geaard, spatwaterdicht                                                     |
|  | aansluitpunt wasmachine                                                                          |
|  | aansluitpunt wasdroger                                                                           |
|  | aansluitpunt warmtepomp                                                                          |
|  | aansluitpunt mechanische ventilatie                                                              |
|  | aansluitpunt vloerverwarmingsverdeler                                                            |
|  | aansluitpunt elektrische radiator                                                                |
|  | bedrade buisleiding                                                                              |
|  | thermostaat                                                                                      |
|  | bedrade buisleiding voor draadloze hoofdbediening MV-installatie                                 |
|  | loze buisleiding                                                                                 |
|  | enkelpolige schakelaar                                                                           |
|  | enkelpolige wisselschakelaar, dubbele richting                                                   |
|  | aansluitpunt voor verlichtingsarmatuur                                                           |
|  | aansluitpunt voor wandverlichtingsarmatuur buiten voorzien van projectmatig verlichtingsarmatuur |
|  | meterkast                                                                                        |
|  | deurbel, drukker, hoogte ca. 1200mm + bk. vloer                                                  |
|  | schel                                                                                            |
|  | Niet-ioniserende rookmelder aangesloten op elektranet conform NEN2555                            |
|  | afvoerventiel mechanische ventilatie                                                             |
|  | ventilatiooroster op het glas                                                                    |



**BLOUBERG**  
PROJECTONTWIKKELING


**KortGeytenbeek**  
architecten

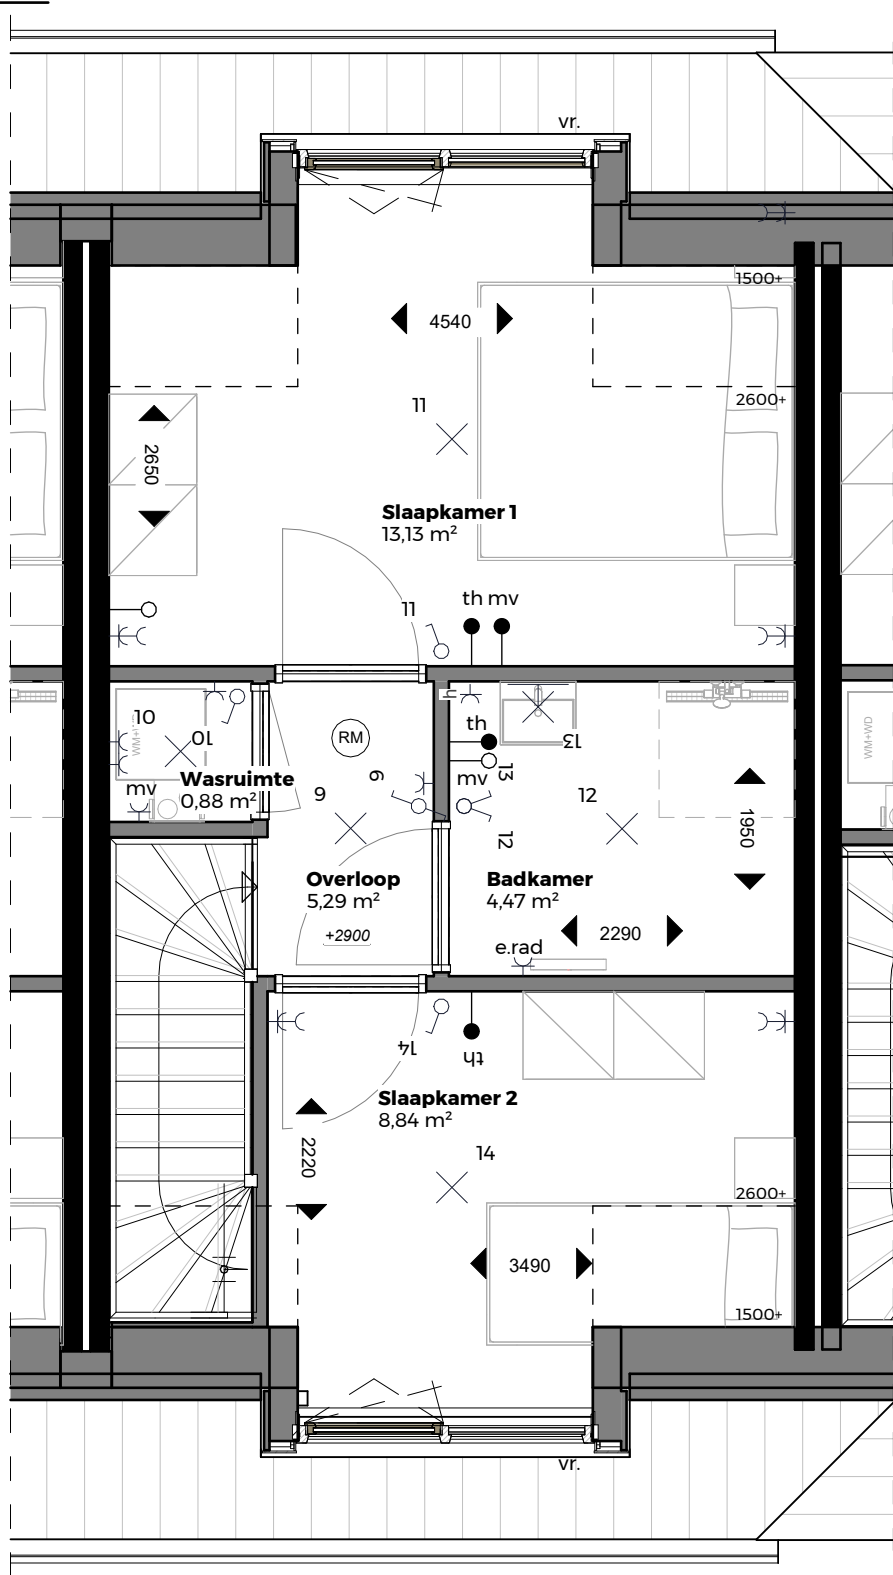

OMSCHRIJVING

# Verdieping

 PROJECT 25157 Woningbouwplan Oude school Kortgene



SCHAAL 1:50

## Renvooi

### Elektra:

|  |                                                                                                  |
|--|--------------------------------------------------------------------------------------------------|
|  | enkel wandcontactdoos geaard                                                                     |
|  | dubbel wandcontactdoos geaard                                                                    |
|  | enkel wandcontactdoos geaard, krachtstroom                                                       |
|  | enkel wandcontactdoos geaard, spatwaterdicht                                                     |
|  | aansluitpunt wasmachine                                                                          |
|  | aansluitpunt wasdroger                                                                           |
|  | aansluitpunt warmtepomp                                                                          |
|  | aansluitpunt mechanische ventilatie                                                              |
|  | aansluitpunt vloerverwarmingsverdeler                                                            |
|  | aansluitpunt elektrische radiator                                                                |
|  | bedrade buisleiding                                                                              |
|  | thermostaat                                                                                      |
|  | bedrade buisleiding voor draadloze hoofdbediening MV-installatie                                 |
|  | loze buisleiding                                                                                 |
|  | enkelpolige schakelaar                                                                           |
|  | enkelpolige wisselschakelaar, dubbele richting                                                   |
|  | aansluitpunt voor verlichtingsarmatuur                                                           |
|  | aansluitpunt voor wandverlichtingsarmatuur buiten voorzien van projectmatig verlichtingsarmatuur |
|  | meterkast                                                                                        |
|  | deurbel, drukker, hoogte ca. 1200mm + bk. vloer                                                  |
|  | schel                                                                                            |
|  | Niet-ioniserende rookmelder aangesloten op elektranet conform NEN2555                            |
|  | afvoerventiel mechanische ventilatie                                                             |
|  | ventilatiooroster op het glas                                                                    |



**BLOUBERG**  
PROJECTONTWIKKELING

**KortGeytenbeek**  
architecten



**zuidwest gevel**



**noordoost gevel**



OMSCHRIJVING

## Gevelaanzichten

PROJECT **25157 Woningbouwplan Oude school Kortgene**

SCHAAL


1:100



**KortGeytenbeek**  
architecten



**BLOUBERG**  
PROJECTONTWIKKELING

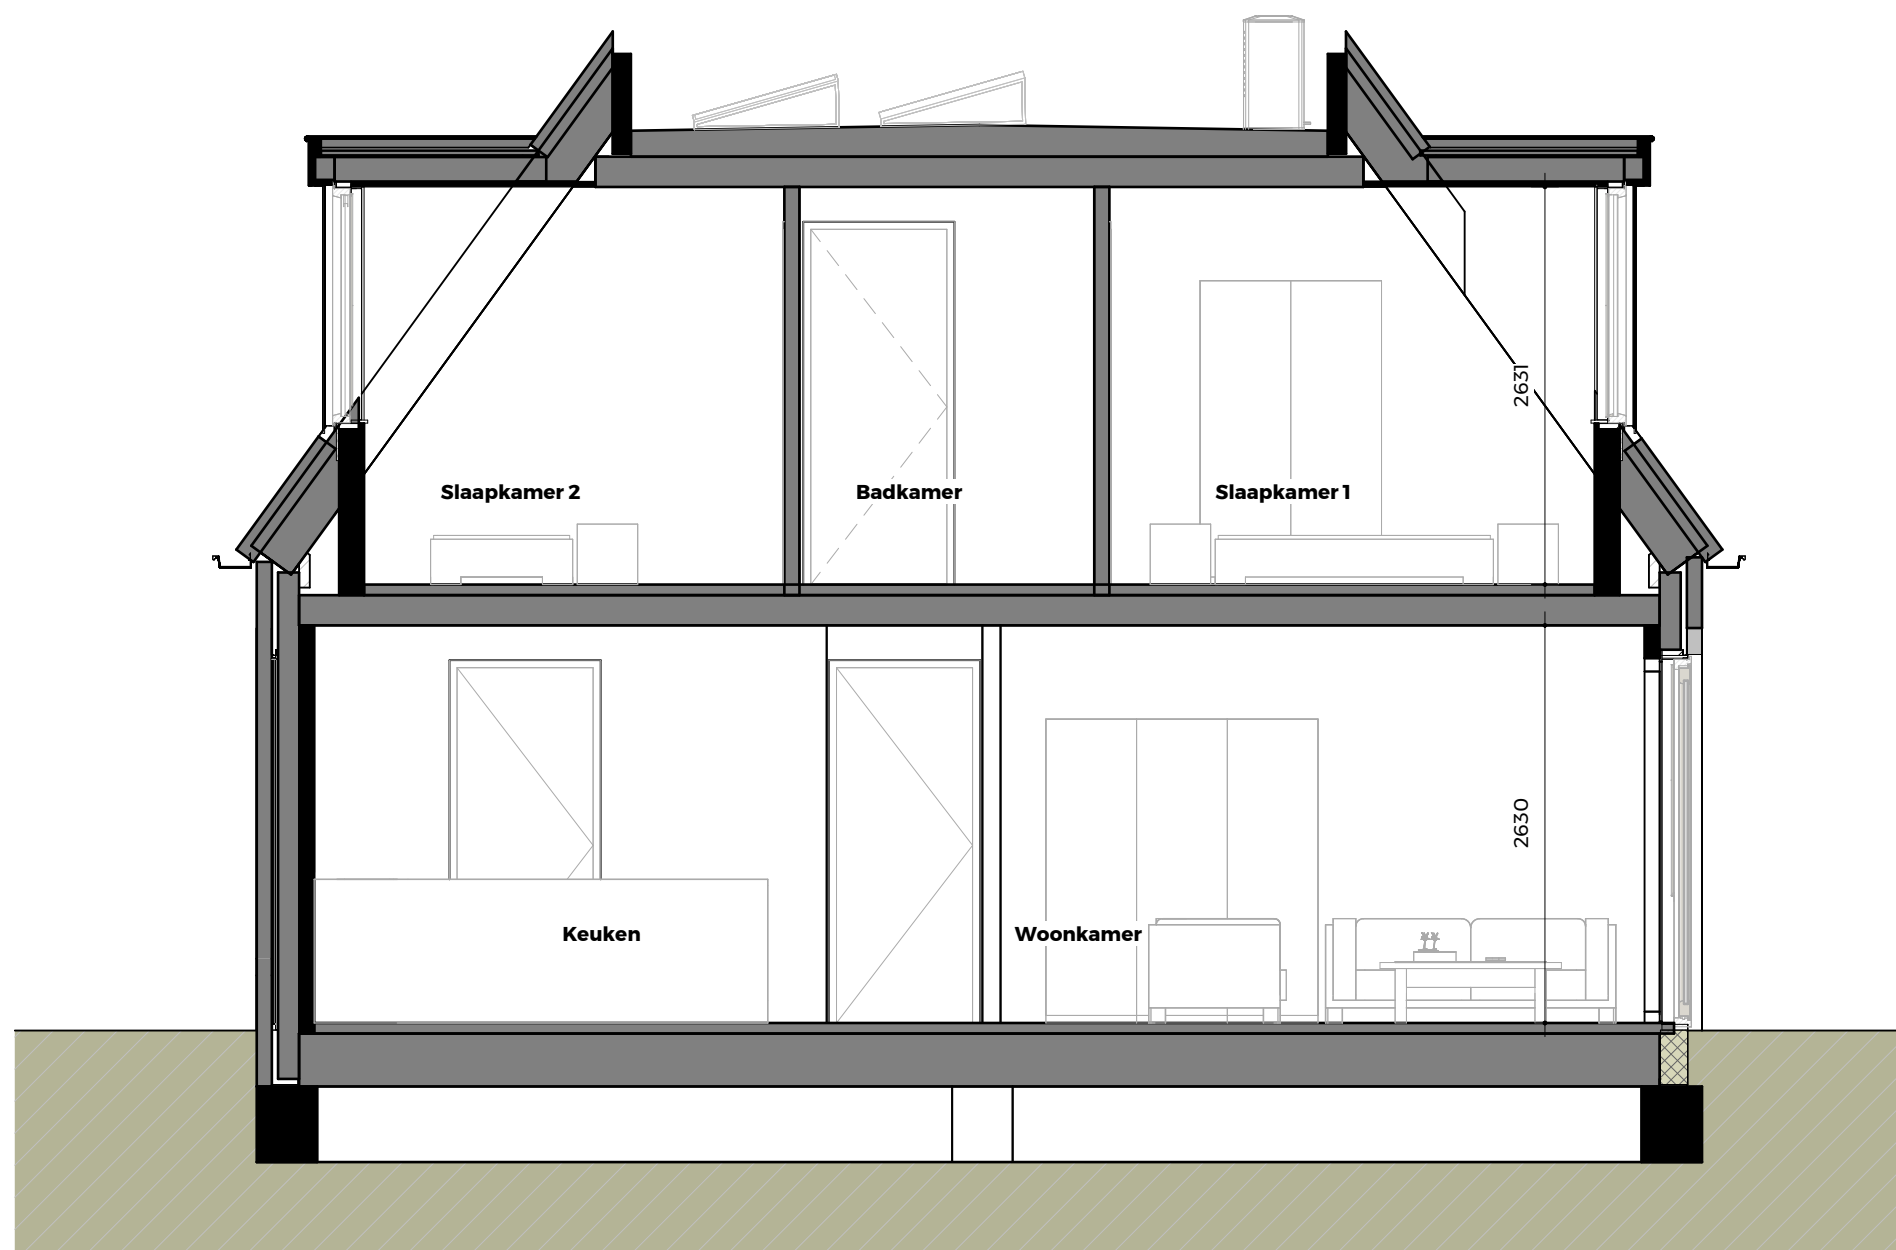

OMSCHRIJVING  
**Doorsnede**


PROJECT **25157 Woningbouwplan Oude school Kortgene**

SCHAAL 1:50

 **KortGeytenbeek**  
architecten




**BLOUBERG**  
PROJECTONTWIKKELING

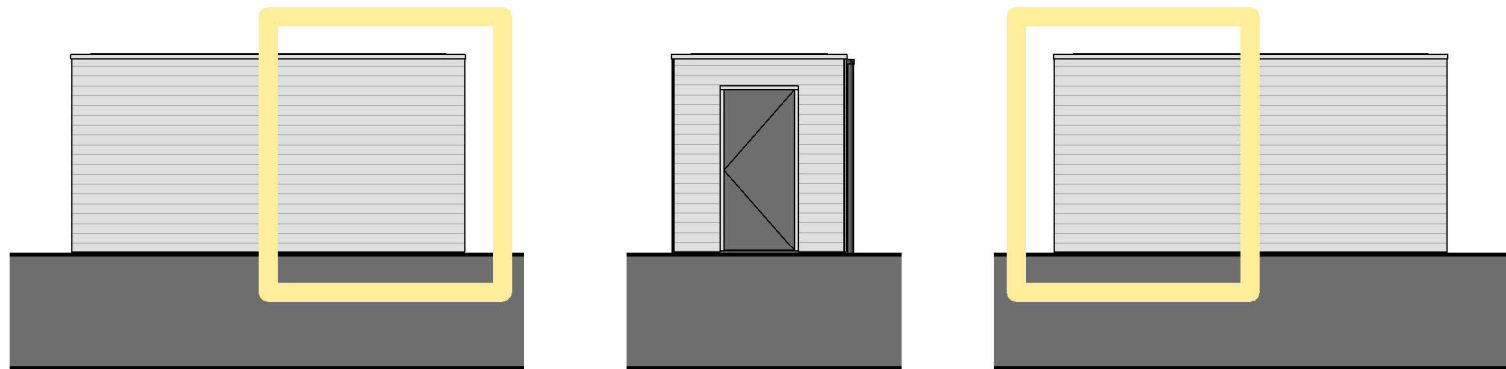

## Gevels

schaal 1:100

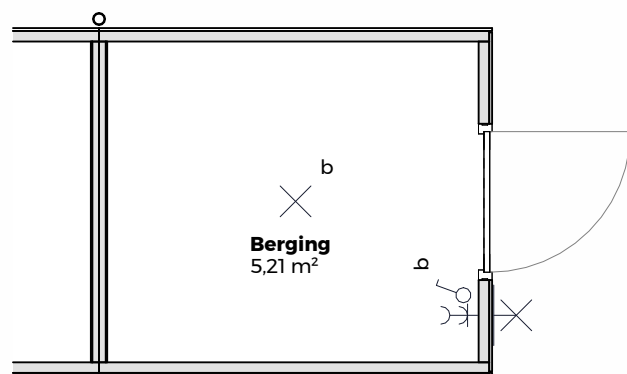

## Plattegrond

schaal 1:50



OMSCHRIJVING

**Berging**

PROJECT **25157 Woningbouwplan Oude school Kortgene**

SCHAAL

1:100 / 1:50



## Renvooi

### Elektra:

-  dubbel wandcontactdoos geaard
-  enkelpolige schakelaar
-  aansluitpunt voor verlichtingsarmatuur
-  aansluitpunt voor wandverlichtingsarmatuur
-  buiten voorzien van projectmatig verlichtingsarmatuur



**BLOUBERG**  
PROJECTONTWIKKELING



**KortGeytenbeek**  
architecten